

LEGENDA ANTINCENDIO

	Attezzo d'impiego per attrezzature VV.FF. DN 70, conforme alle norme UNI 10779 ed adeguatamente segnalato mediante cartellonistica conforme alle norme UNI EN ISO 7010.
	Barile a colonna separato completo di dotazione minima conforme alle norme UNI EN 14384, adeguatamente segnalato mediante cartellonistica conforme alle norme UNI EN ISO 7010.
	Barile a ruota DN 45 completo di dotazione minima conforme alle norme UNI EN 6712, adeguatamente segnalato mediante cartellonistica conforme alle norme UNI EN ISO 7010.
	Estintore portatile di tipo "dryco" 21A 233B C da 6 litri di tipo omologato ai sensi della DM 07/07/2005, adeguatamente segnalato mediante cartellonistica conforme alle norme UNI EN ISO 7010.
	Estintore portatile di tipo "ad anidride carbonica" (CO2) 118B C da 5 kg di tipo omologato ai sensi della DM 07/07/2005, adeguatamente segnalato mediante cartellonistica conforme alle norme UNI EN ISO 7010.
	Uscite finali o di sicurezza, apribili nel verso dell'escodo e provviste di dispositivo di apertura conforme alle disposizioni di cui alle Tabelle S.4.46 del Codice P.L. UNI EN 125, UNI EN 179, ...), adeguatamente segnalate a norma della prassi S.A.S. - Uscite Finali del Codice.
	Dispositivo di segnalazione per le uscite di propagazione dell'incendio



TECHNOAMBIENTE

PREVENZIONE INCENDI | SICUREZZA SUL LAVORO | AMBIENTE

PROGETTAZIONE IMPIANTI | ACUSTICA | PRATICHE EDILIZIE


Via E. Zanosì, 17 - 41051 Castelnovo R. (MO) Tel. 059/238708 - Cell. 339/466468

Via Valsesio, 35 - 20027 Rescaldina (MI) Tel. 0331/465317 - Cell. 339/466468

Via del Lavoro, 49/18 - 37063 Bodo della Scaglia (VR) Cell. 339/466468

Committente

Società Agricola Lenzi Diego
Via Le Coste, 30 - 41026 Pavullo nel Frignano (MO)

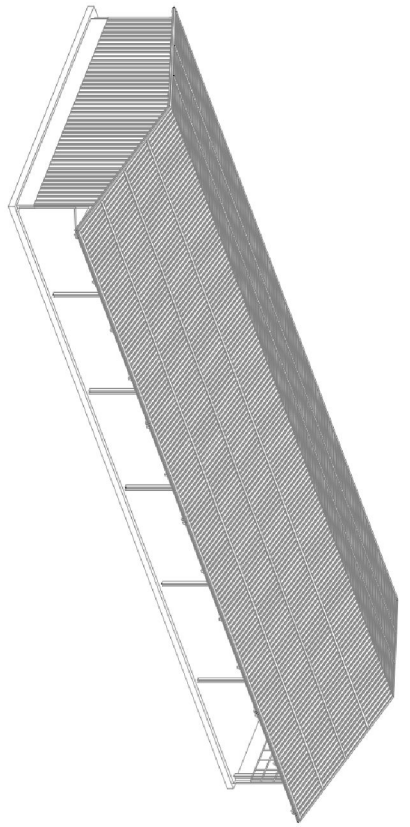

Descrizione dell'intervento e destinazione d'uso

PROGETTO DI PREVENZIONE INCENDI DI IMPIANTO PER LA RICHESTA DI UN NUOVO PARERE DI CONFORMITÀ ANTINCENDIO ALLE NORME ED AI CRITERI GENERALI DI PREVENZIONE INCENDI RELATIVE AD UNA NUOVA ATTIVITÀ PRODUTTIVA SOGGETTA AL CONTROLLO DEI VV.F., SECONDO LE PROCEDURE DI CUI AL D.P.R. 1° AGOSTO 2011, n. 51, AL DM 07 AGOSTO 2012 E AL DM 3 AGOSTO 2015 E SM 1 - PANTIA GENERALE - NUOVA PRATICA VV.F.

Data progetto	N. Elaborato	Scala
14 luglio 2022	Tav. 01 - Rev. 0	1:100


Progettista — Professionista antincendio
Per. Ind. Claudio Manzotti



IL PRESENTE ELABORATO GRAFICO È DI PROPRIETÀ DELLA SOCIETÀ TECHNOAMBIENTE S.R.L. CHE A TITOLO DI LICENZA NE PERMETTE LA RIPRODUZIONE

Confine di proprietà

Confine di proprietà

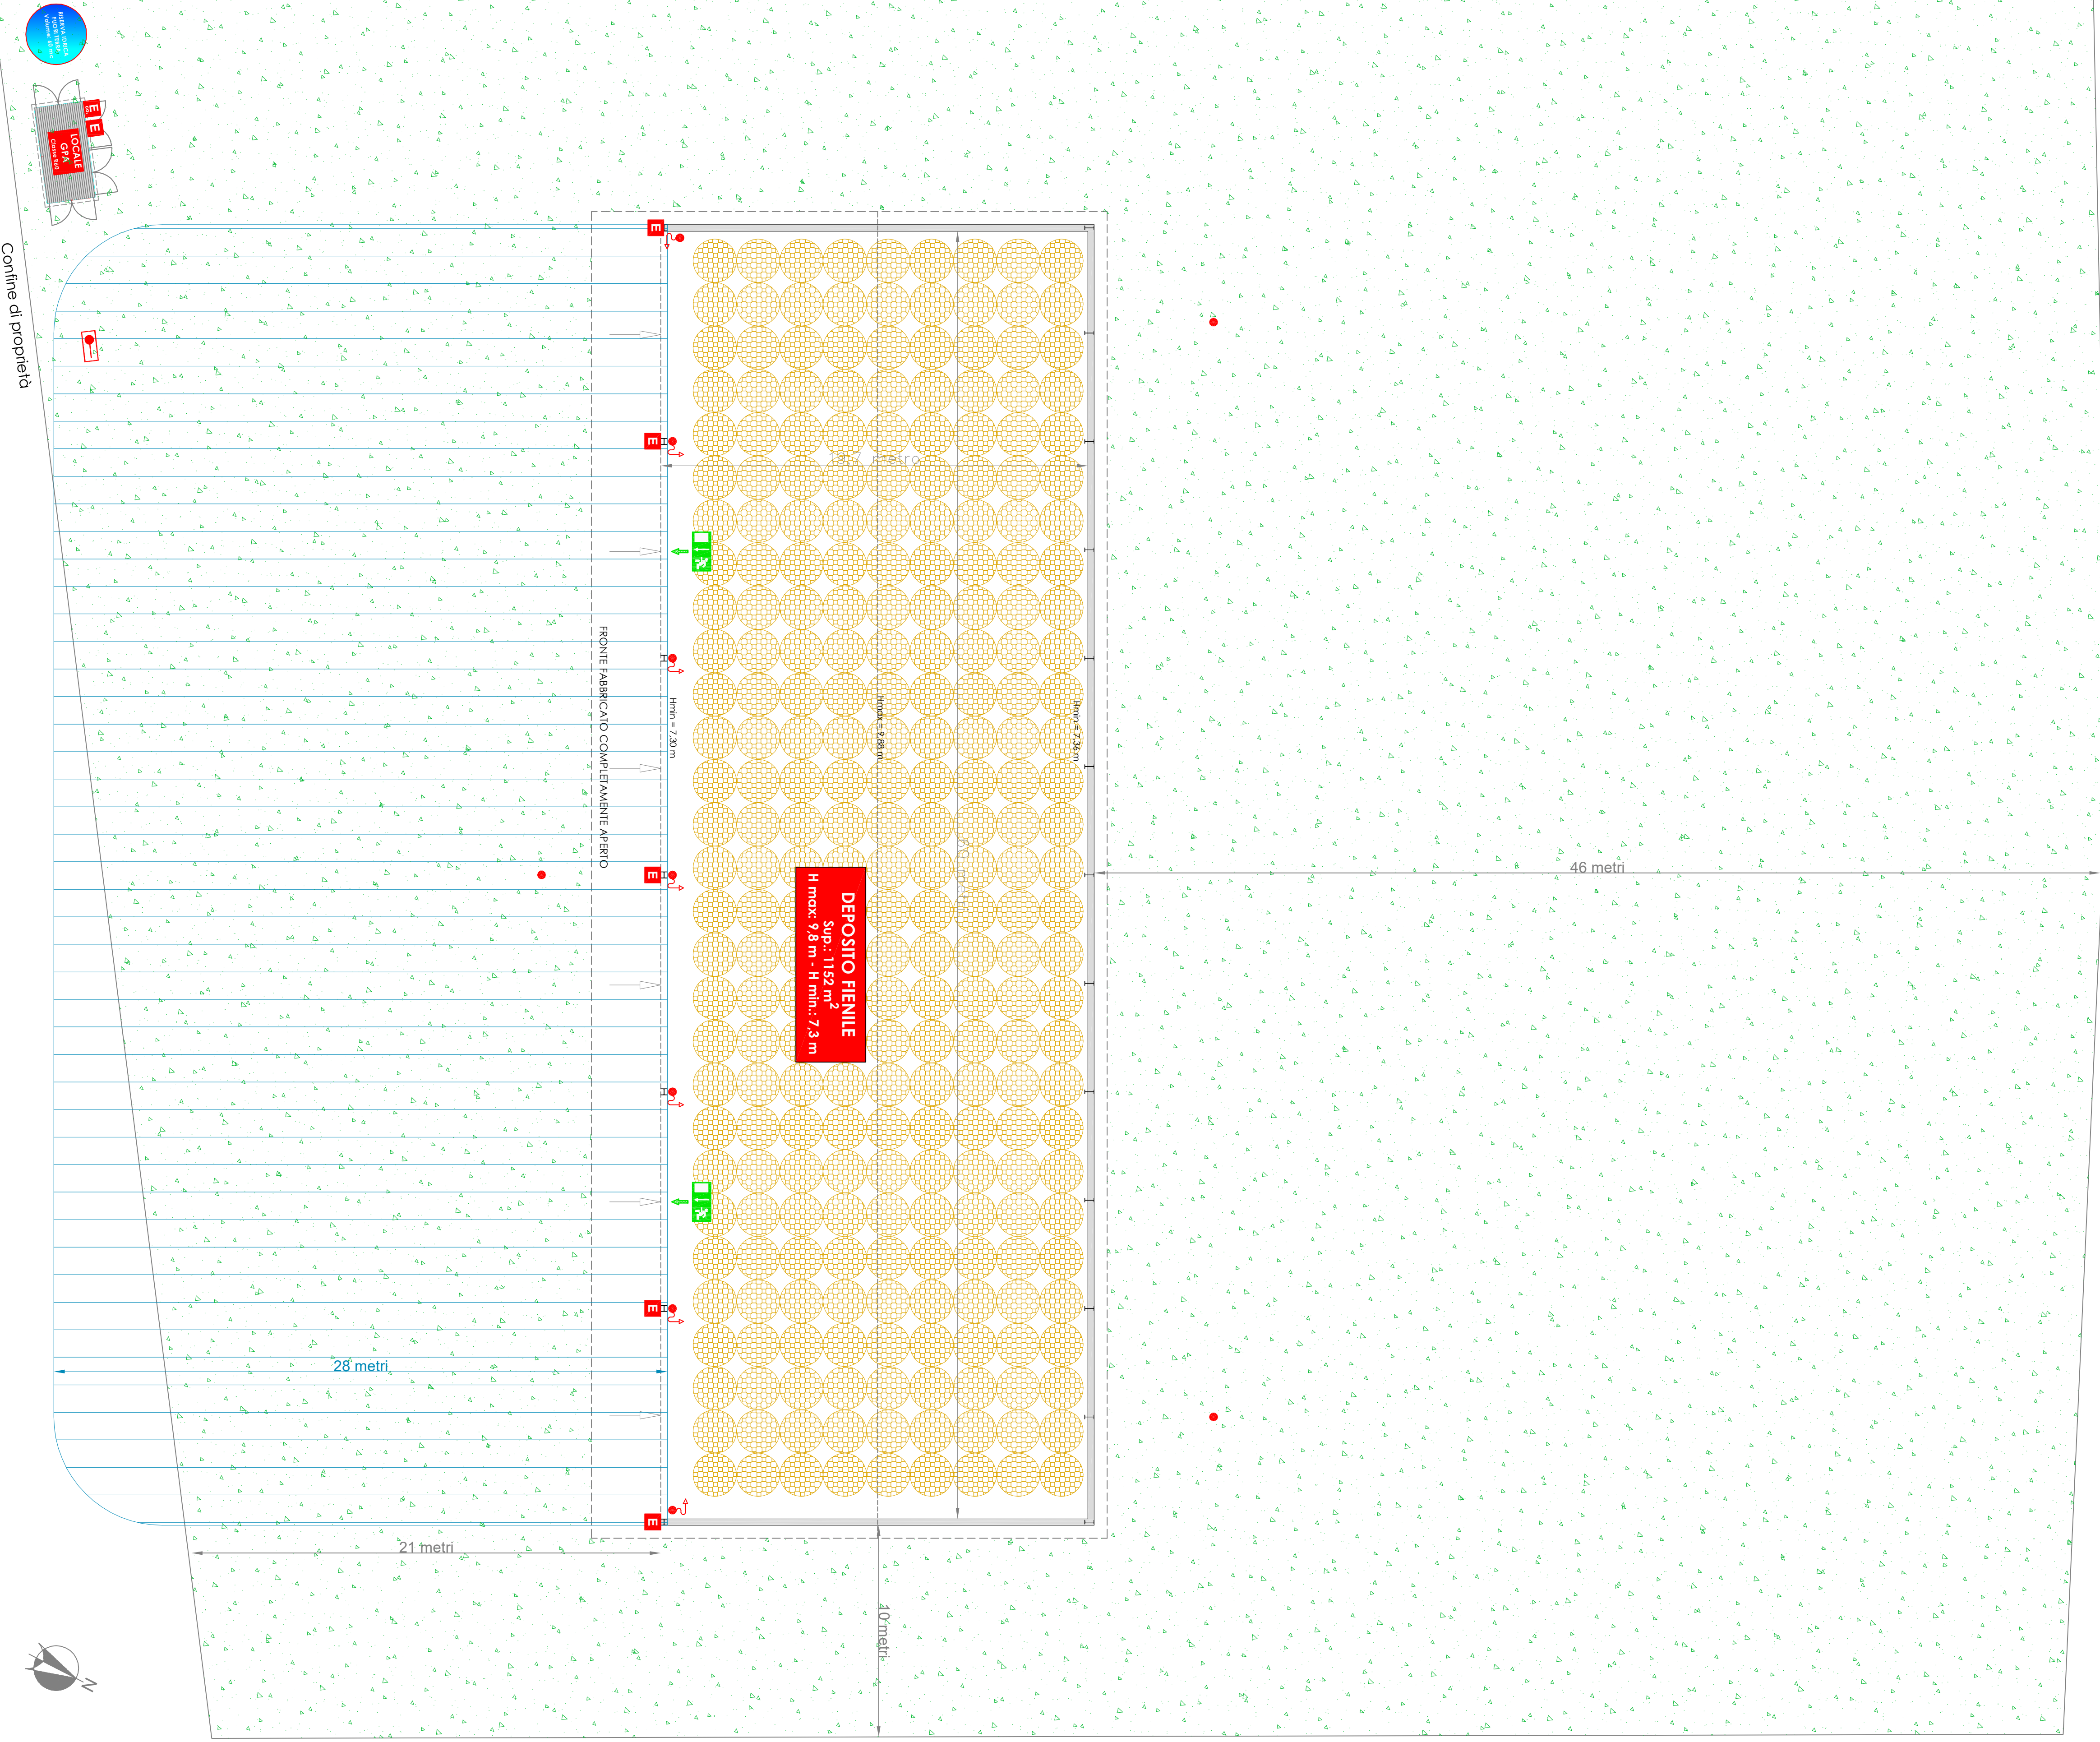

Prospetto SUD-EST

Prospetto NORD-OVEST

Pianta Copertura

Prospetto SUD-OVEST

Prospetto NORD-EST

Sezione A-A

Visita Assonometrica
Scala 1:200

Esempio di Locale G.P.A.

conforme alle norme UNI EN 12845 e UNI 11292

