

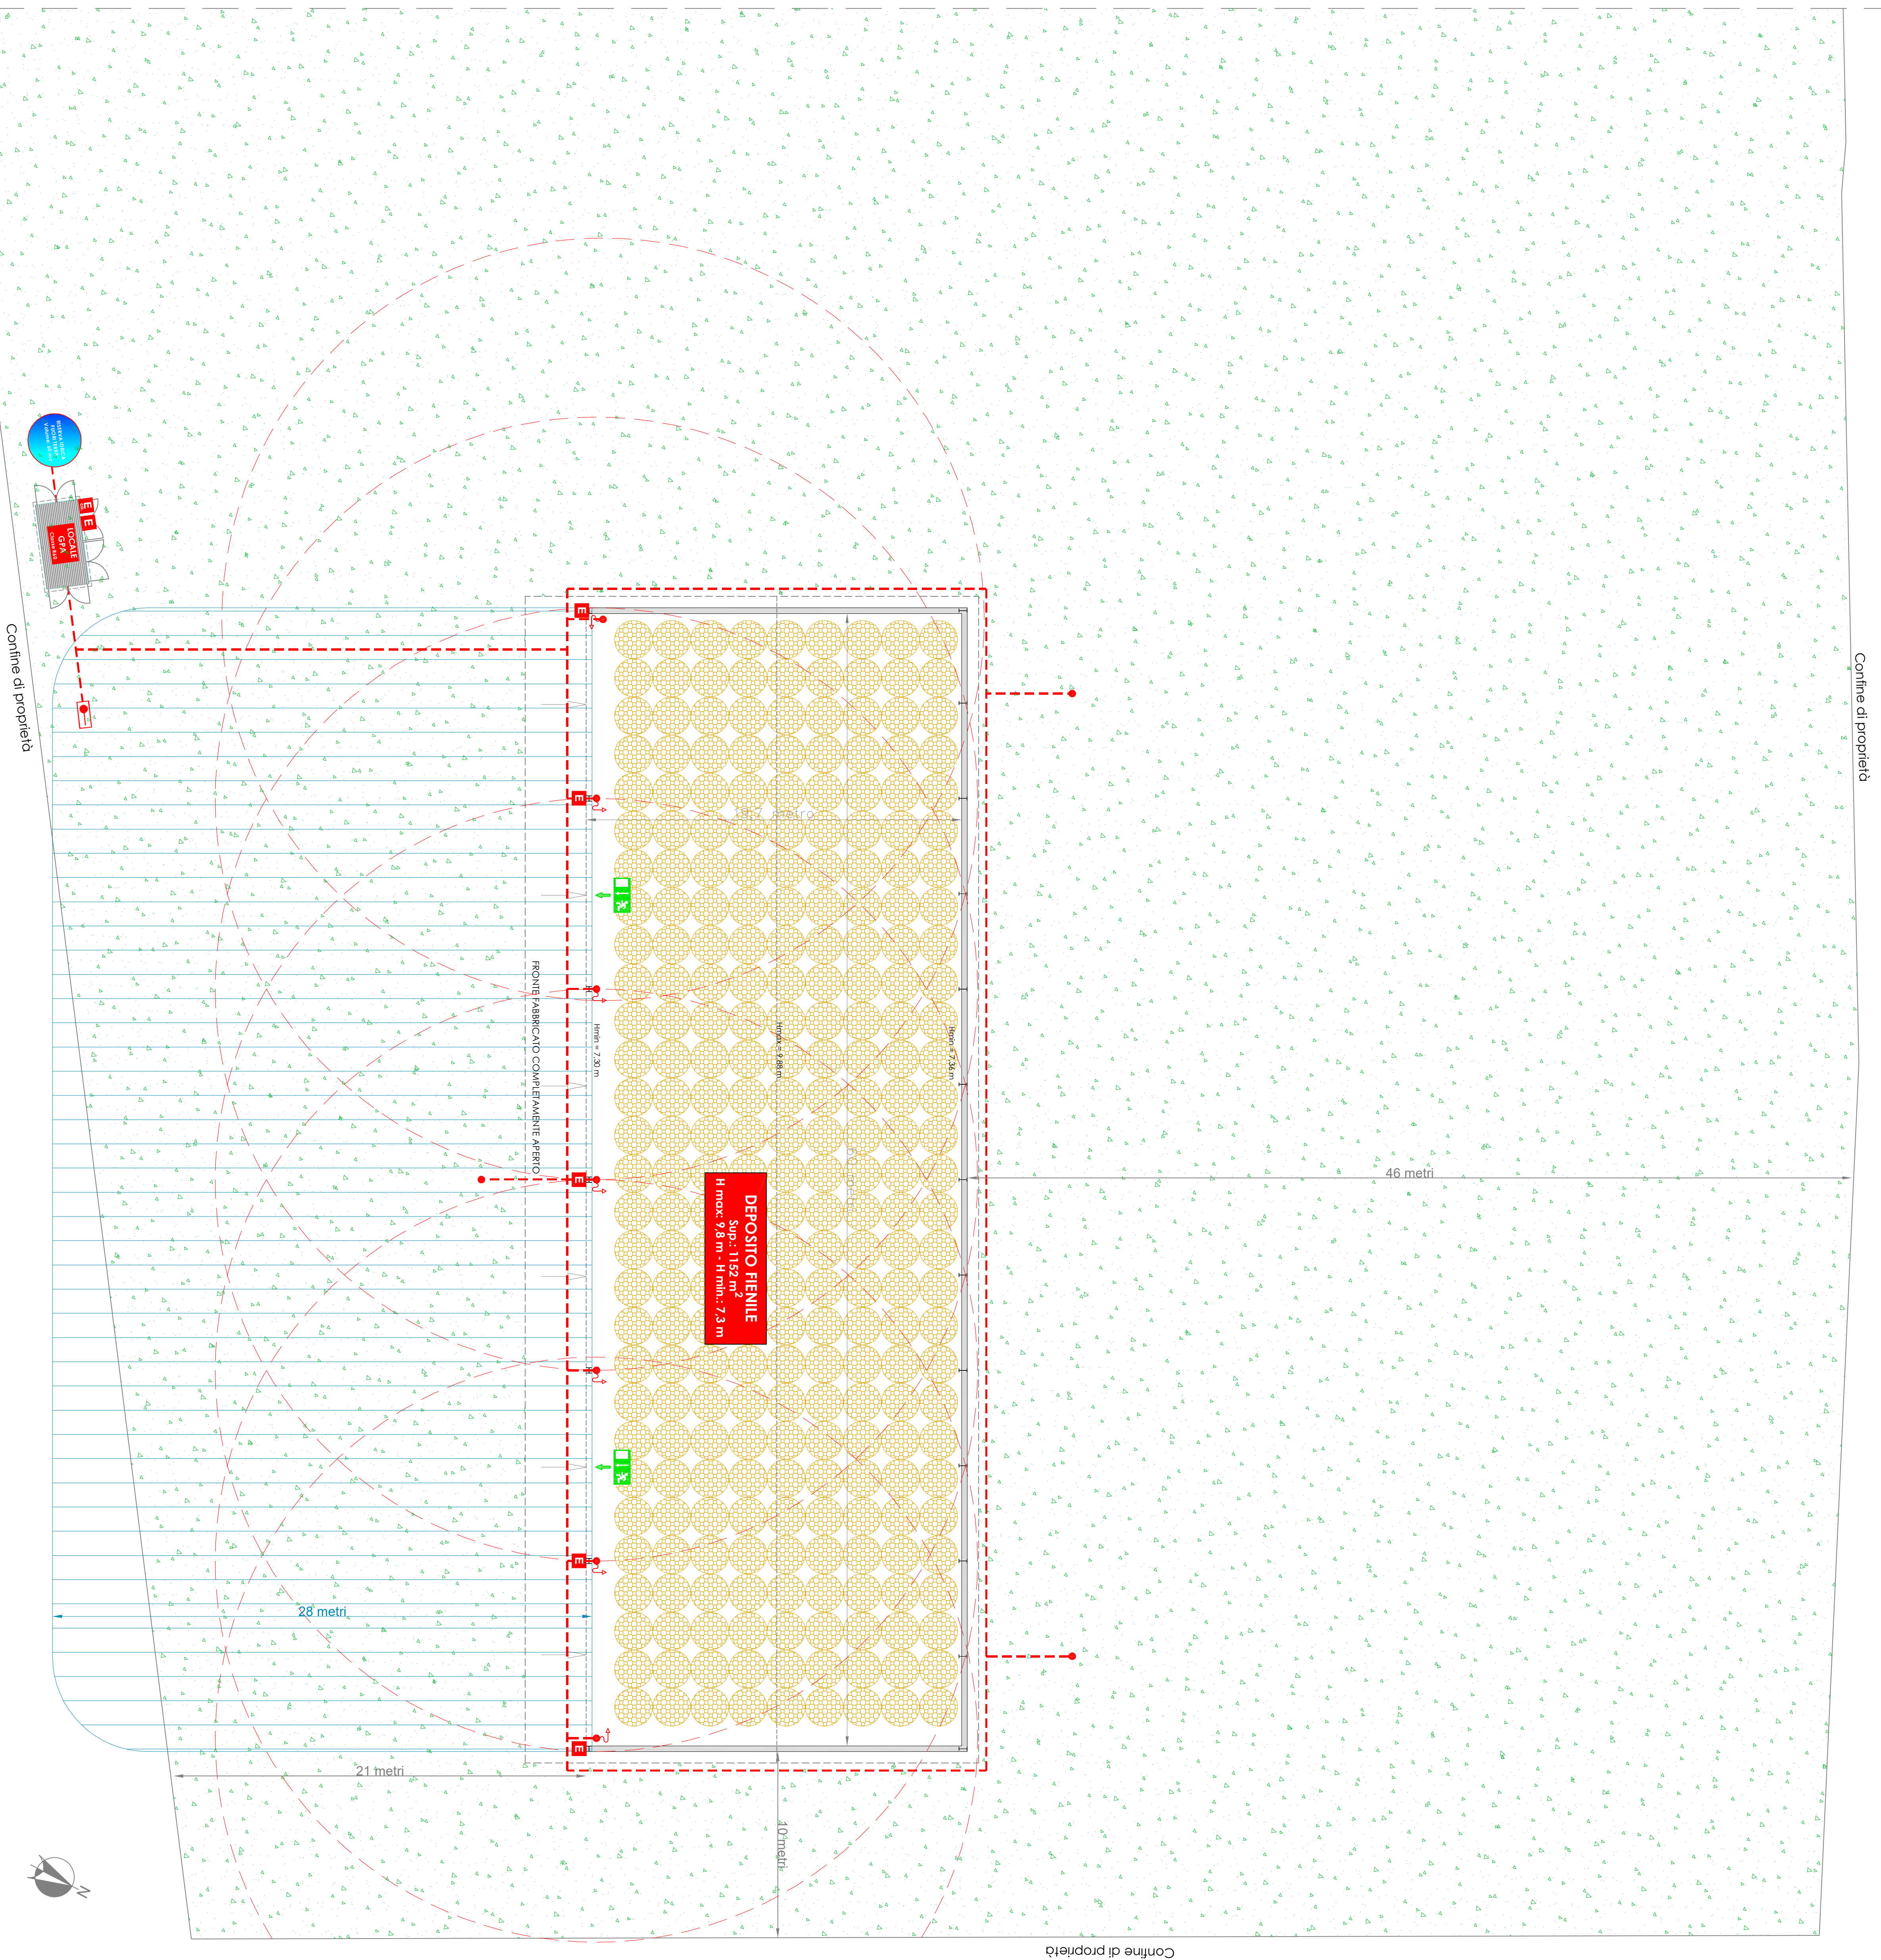
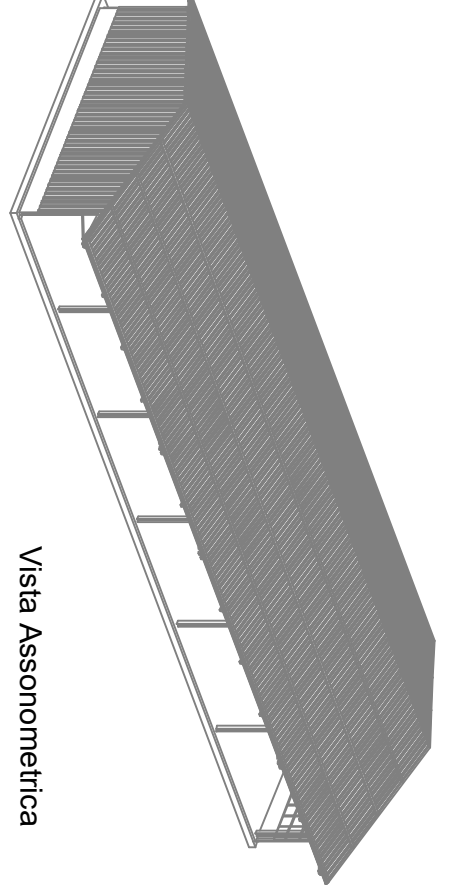
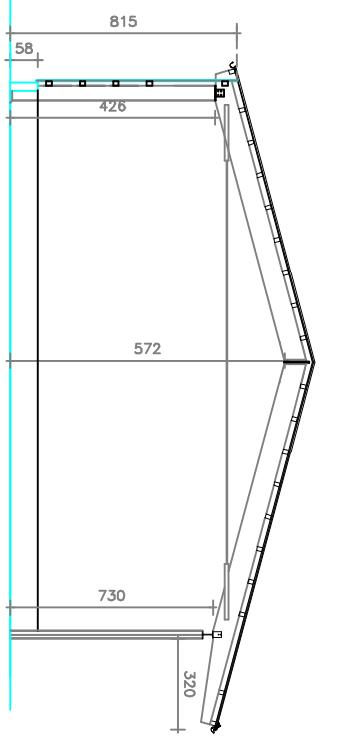
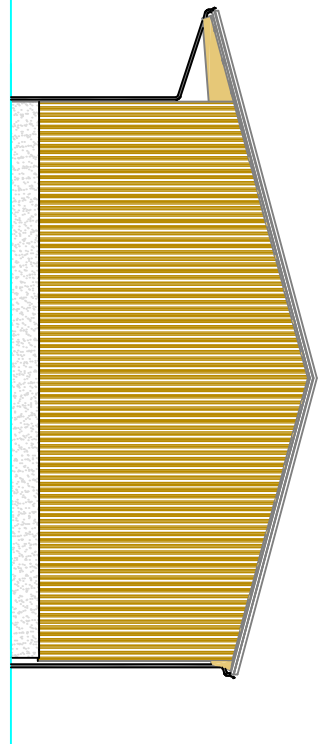
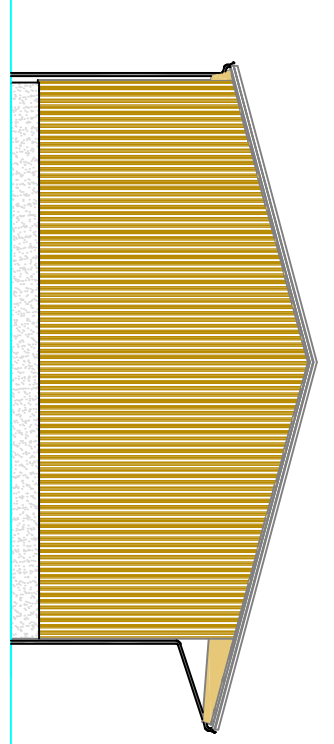
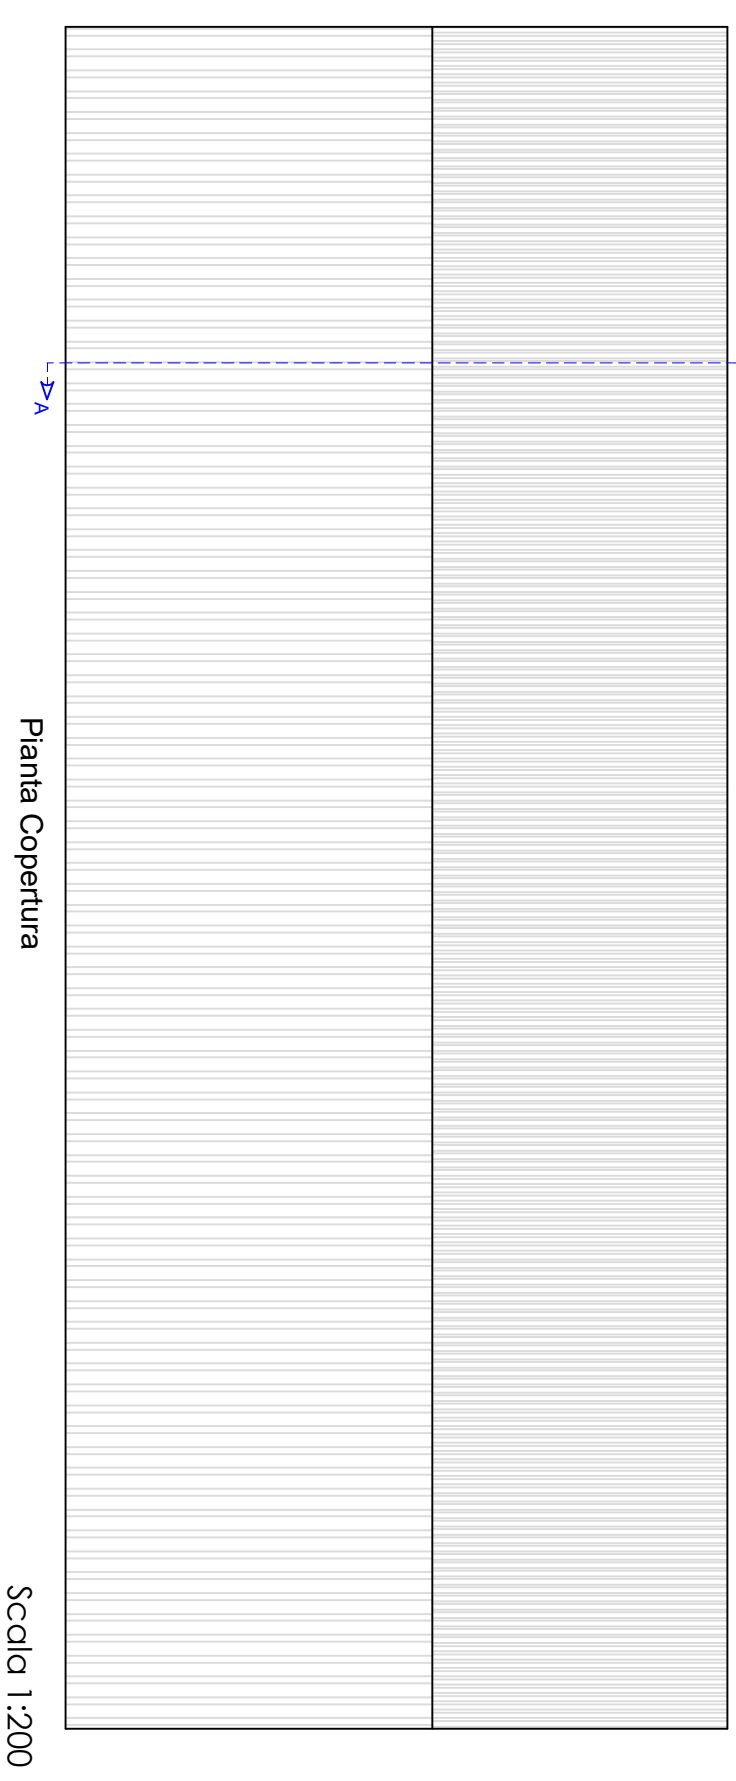


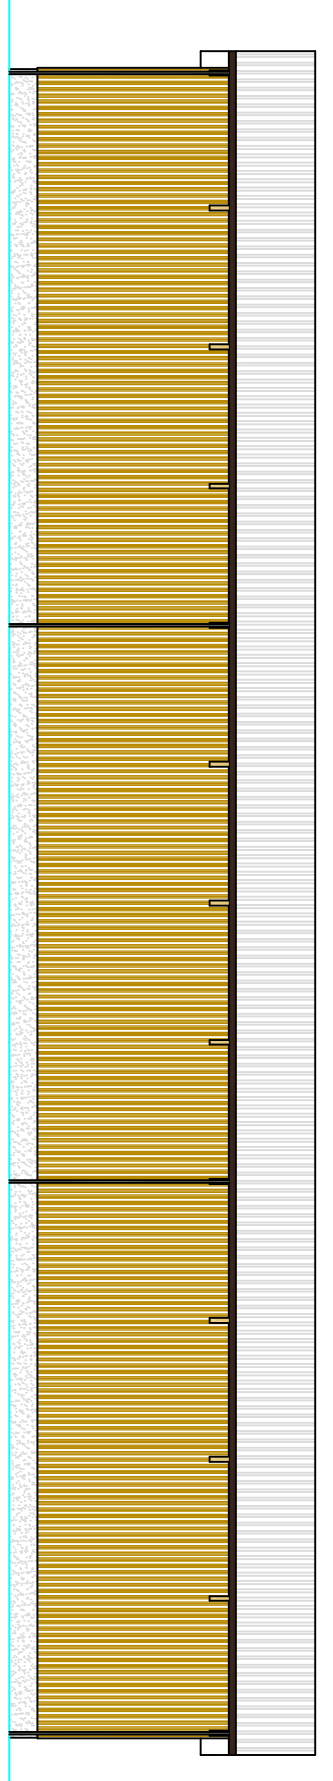

LEGENDA ANTINCENDIO	
	Attivo (disponibile per allarme) VVF: DN 70, conforme alla norma UNI 9779 e ad adeguamento segnalazione mediante cartello bianca conforme alla norma UNIEN ISO 7010.
	Hand e corona compositi (compiti di dotazione in prima conforme alla norma UNI EN 4384, adeguatamente segnalazione mediante cartello bianca conforme alla norma UNIEN ISO 7010).
	Hand e munc DN 45 (compiti di dotazione in prima conforme alla norma UNI EN 6712, adeguatamente segnalazione mediante cartello bianca conforme alla norma UNIEN ISO 7010).
	Adattatore in ottone di NITR80-TA, in polietilene ad alta resistenza PVDF DN 16, conforme alla norma UNI EN 12011
	Tubazione antincendio in polietilene a VDF, in acciaio zincato, conforme alla norma UNIEN 12055

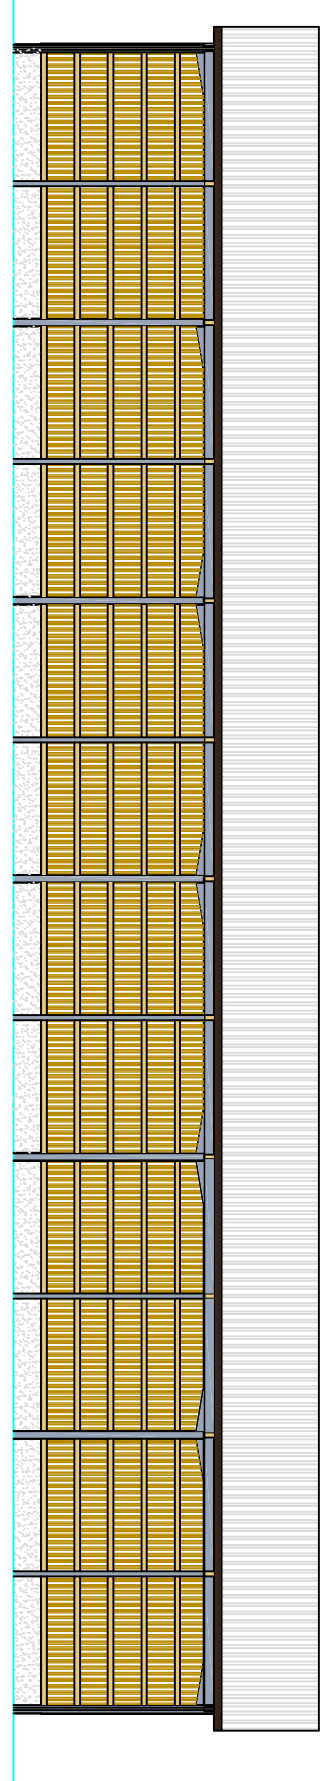

PREVENZIONE INCENDI | SICUREZZA SUL LAVORO | AMBIENTE
PROGETTAZIONE IMPIANTI | ACOUSTICA | PRATICHE EDILIZIE

ACQUISITION OF THE LEXIS

Via Valsesia, 35 - 20027 Rescaldina (MI) Tel. 0331/1685512 - Cell. 339/4066458

Via del lavoro, 49/B - 37063 Isola della Scala (VR)
Cell. 339/4066458


www.technoambiente.it - info@technoambiente.it - info@pec.technoambiente.it

www.technoambiente.it - info@technoambiente.it - info@pec.technoambiente.it

Committente

Società Agricola Lenzini Diego

Via Le Coste, 30 - 41026 Pavullo nel Frignano (MO)

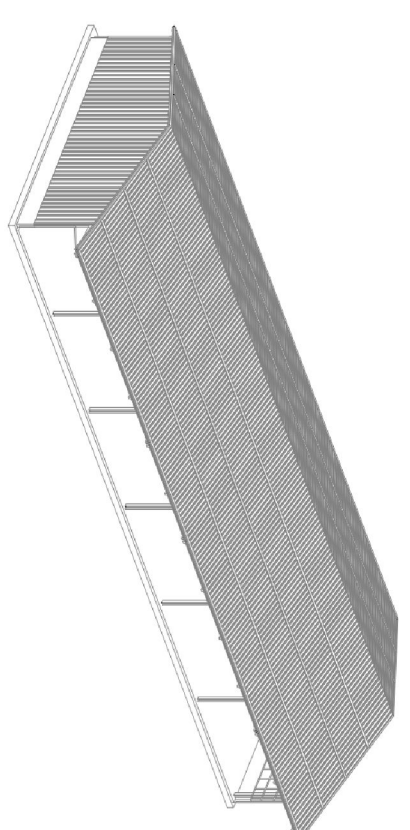

PROGETTO DI PREVENZIONE INCENDI DI VARIANTE PER LA RICESTA DI UN NUOVO PARETE DI CONDOMINIO ANTINCENDIO ALLE NORME ED AI CRITERI GENERALI DI PREVENZIONE INCENDI RELATIVAMENTE AD UNA NUOVA ATTIVITÀ PRODUTTIVA SOGGETTA AL CONTROLLO DEI VV.F., SECONDO LE PROCEDURE DI CUI AL D.P.R. N° 1 AGOSTO 2011, N° 51, AL DM. 07 AGOSTO 2012 E AL DM. 3 AGOSTO 2015 E SM. 1. **RETE DRTCA ANTINCENDIO - NUOVA ANTINCENDIO**

Data progetto 14 Luglio 2022	N. Elaborato Tov. 02 - Rev. 0	Scala 1:100 ESCALI E PERIZIA
---------------------------------	----------------------------------	------------------------------------

Progettista - Professionista antincendio

Per. Ind. Claudio Manzitti

IL PRESENTE ELABORATO GRAFICO E' DI PROPRIETA' DELLA SOCIETA' TECHNOAMBIENTE SRL CHE A TERMINE DI LEGGE NE VIETA LA RIPRODUZIONE